
 


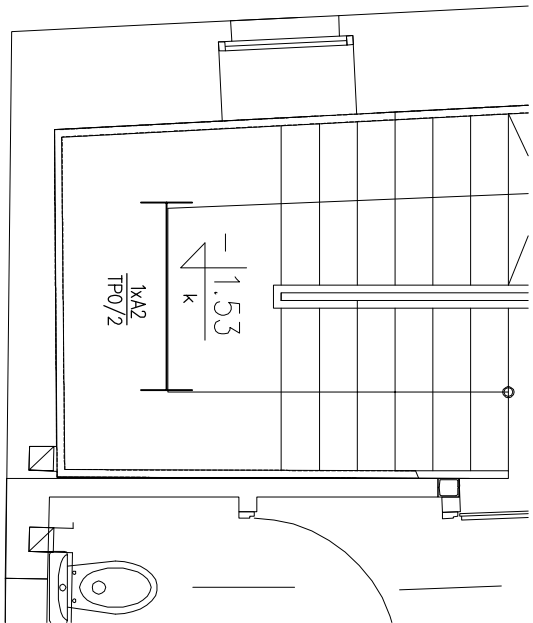

PLAN INSTALACJI NAD SPOCZNIKIEM
NA POZIOMIE – 1,53



- UWAGA!**
- Główne ciągi układać w korytkach kablowych, wspólnych dla linii kablowych oraz instalacji oświetleniowej i gniazd wtyczkowych.
 - Instalację wykonać jako w/t z osprzętem p/t.
 - W pomieszczeniach bez sufitów podwieszonych podejścia do opraw oświetleniowych w rurkach instalacyjnych karbowanych RVKL–16. Rurki układać w zatynkowanych bruzdach sufitu.
 - Podejścia do opraw w suficie podwieszonym w obrębie dróg ewakuacyjnych w rurkach giętkich metalowych.
 - W pomieszczeniach wilgotnych stosować osprzęt podtynkowy hermetyczny.
 - Osprzęt elektroinstalacyjny serii Forum prod. Elda Szczecinek lub równoważny.
 - W pomieszczeniach magazynu i pom. elektrycznym na poziomie piwnicy oraz na strychu całość instalacji w rurkach instalacyjnych n/t. Osprzęt instalacyjny serii Cedar prod. Elda Szczecinek lub równoważny.
 - Typy i przekroje przewodów podano na schematach strukturalnych tablic obiektowych.
 - Szczegóły rozmieszczenia opraw do iluminacji elewacji wg projektu architektury.
 - Przed montażem opraw do oświetlenia elewacji należy dokonać prób oświetlenia celem ustalenia optymalnego usytuowania opraw.
 - Przejsia przewodów przez ściany i stropy pomiędzy strefami pożarowymi zabezpieczyć do klasy oddzielenia między tymi strefami. (np. zaprawa ognioodporna CP 636 prod. HILTI lub równoważną).
 - Pozostałe przejsia przewodów przez ściany i stropy wykonać w sposób chroniący przed rozprzestrzenianiem ognia zgodnie z obowiązującymi przepisami.
 - Oznaczenia wg "Wykazu oznaczeń".
 - Zachować koordynację instalacji elektrycznej z pozostałymi instalacjami
 - Ochrona dodatkowa przed porażeniem prądem elektrycznym – SAMOCZYNNIE WYŁĄCZENIE ZASILANIA.

Rysunek zamienny za rysunek nr PW/E/16 z
opracowania podstawowego z 01.2010r.

Obiekt / Temat: PRZEBUDOWA BUDYNKU PRZY UL. KUŚNIERSKIEJ 12B W SZCZECINIE DLA POTRZEB BIUROWYCH GŁÓWNEGO PUNKTU INFORMACYJNEGO FUNDUSZY EUROPEJSKICH PRZY URZĘDZIE MARSZAŁKOWSKIM WOJEWÓDZTWA ZACHODNIOPOMORSKIEGO			
Adres/Nr działki: Szczecin, ul. Kuśnierska 12b DZ.NR 36/2, 36/3, 39/17 obwód 1037			
Inwestor: URZĄD MARSZAŁKOWSKI WOJEWÓDZTWA ZACHODNIOPOMORSKIEGO Szczecin, ul. Korsarzy 34			
Faza: PROJEKT WYKONAWCZY			
Jednostka Projektowa: "URBICON" Sp. z o.o. adres siedziby: ul. Treniowskiego 34, 71-503 Szczecin adres pracowni projektowej: "URBICON" Sp. z o.o. ul.Korzeniowskiego 1, 70-211 Szczecin Tel./fax (48) 091 4821333, (48) 0914827217 e-mail: urbicon@urbicon.pl www.urbicon.v.pl			
Główny projekt.			
Branża: ELEKTRYCZNA			
Instalacje elektryczne:			
Proj.	inż. Ryszard STACHOWICZ ZAP/IE/191/01	Nr upr/ Nr lbzy 135/Sz/81 ZAP/IE/191/01	Data 08.06.2010 Podpis 
Oprac.			
Spr.	mgr inż. Dariusz WIŚNIEWSKI ZAP/0119/PWCE/04 ZAP/IE/0167/05		08.06.2010 
Tytuł rys.: PLAN INSTALACJI OŚWIETLENIOWEJ RZUT PIWNICY			
Data:	06.2010	Skala: 1:50	Nr rys.:
Nr proj.:	U/UM/SZ/2009/09		PW/E/16a
Projekt stworzony programem AutoCAD, kopiowanie i wklejanie bez zgody Pracowni Projektowej URBICON zastrzeżone. Stosowane materiały posiadają pozwolenie znak bezpieczeństwa B i atest IB Prace budowlane wykonać zgodnie ze sztuką budowlaną			